




Schnitt 1-1, 1:20

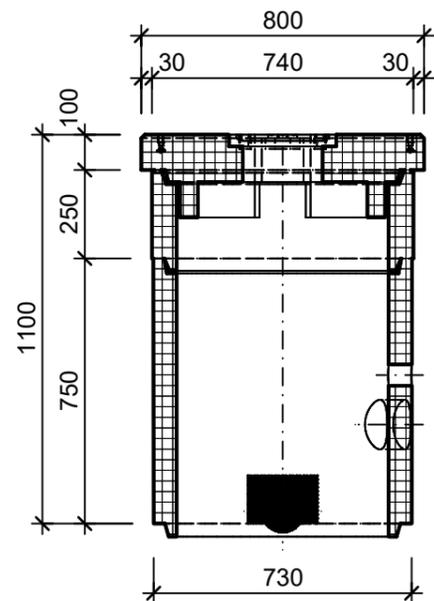


Schnitt 2-2, 1:20

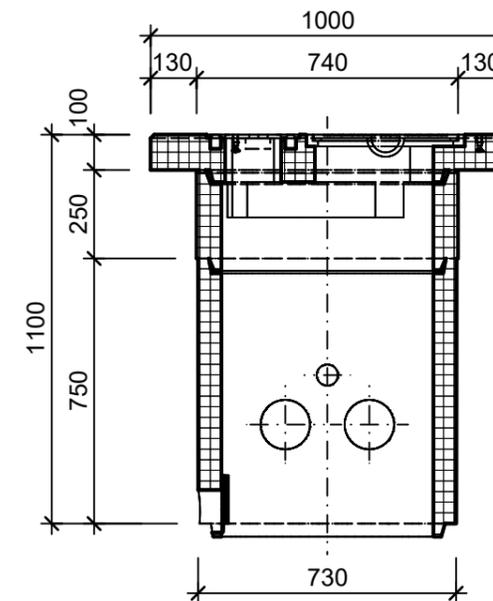

Grundriss, 1:20

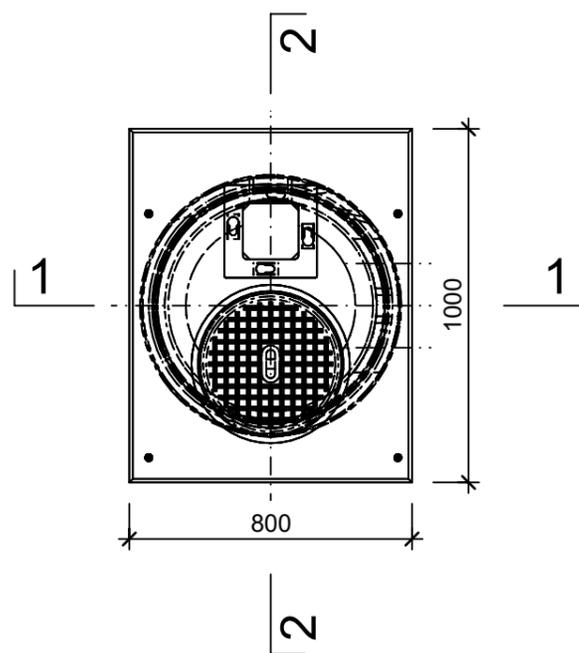

Isometrie

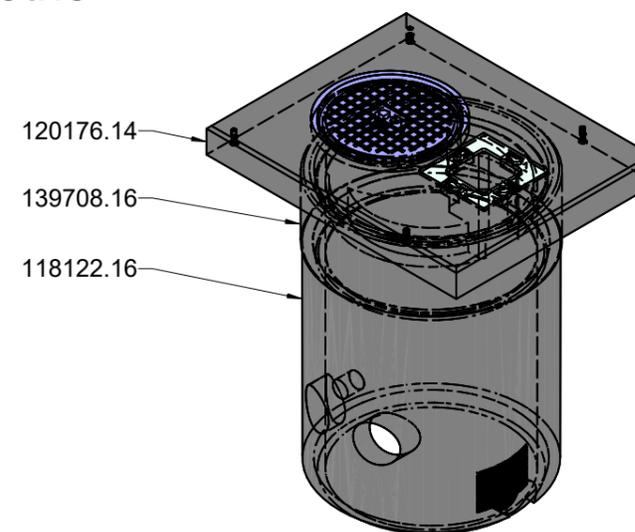

Rubrik: D1110	Art.-Nr: 100102	HW: 16	Massstab: 1:20	Format: DIN A3
Kabelbau			Gezeichnet: 23.06.2025 / TIFa	Geprüft: 23.06.2025 / ChMa
ASTRA Kabelschacht S1 mit Fundament f. SOS-Nische ohne Boden inkl. Podestplatte Typ OKK 67 mit Gussd. A 15			Änderung: /	Geprüft: /
			Änderung: /	Geprüft: /
			Änderung: /	Geprüft: /
DN 600mm, H 1100mm, W 65mm			Ersetzt:	
 CREABETON AG 6221 Rickenbach LU info@creabeton.ch Telefon 0848 400 401 CREABETON MATÉRIAUX AG 1523 Granges-près-Marnand VD			Plan-Nr: D1110_100102_16_PZ_01_01	
<small>Diese Zeichnung ist geistiges Eigentum des HW und darf ohne deren Einwilligung weder kopiert, vervielfältigt, weitergegeben, noch zur Ausführung benutzt werden. Art. 5 des Bundesgesetzes gegen den unlauteren Wettbewerb (UWG).</small>				